



Skala 1:1000

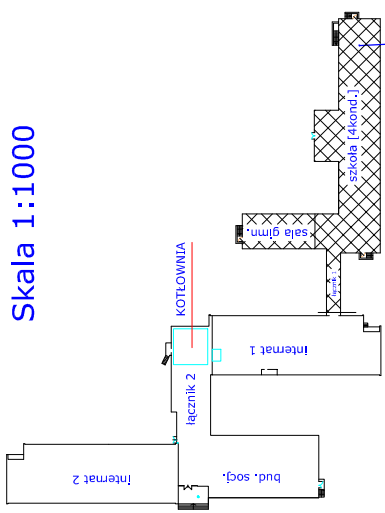

zakres obiektu objęty na niniejszym rysunku

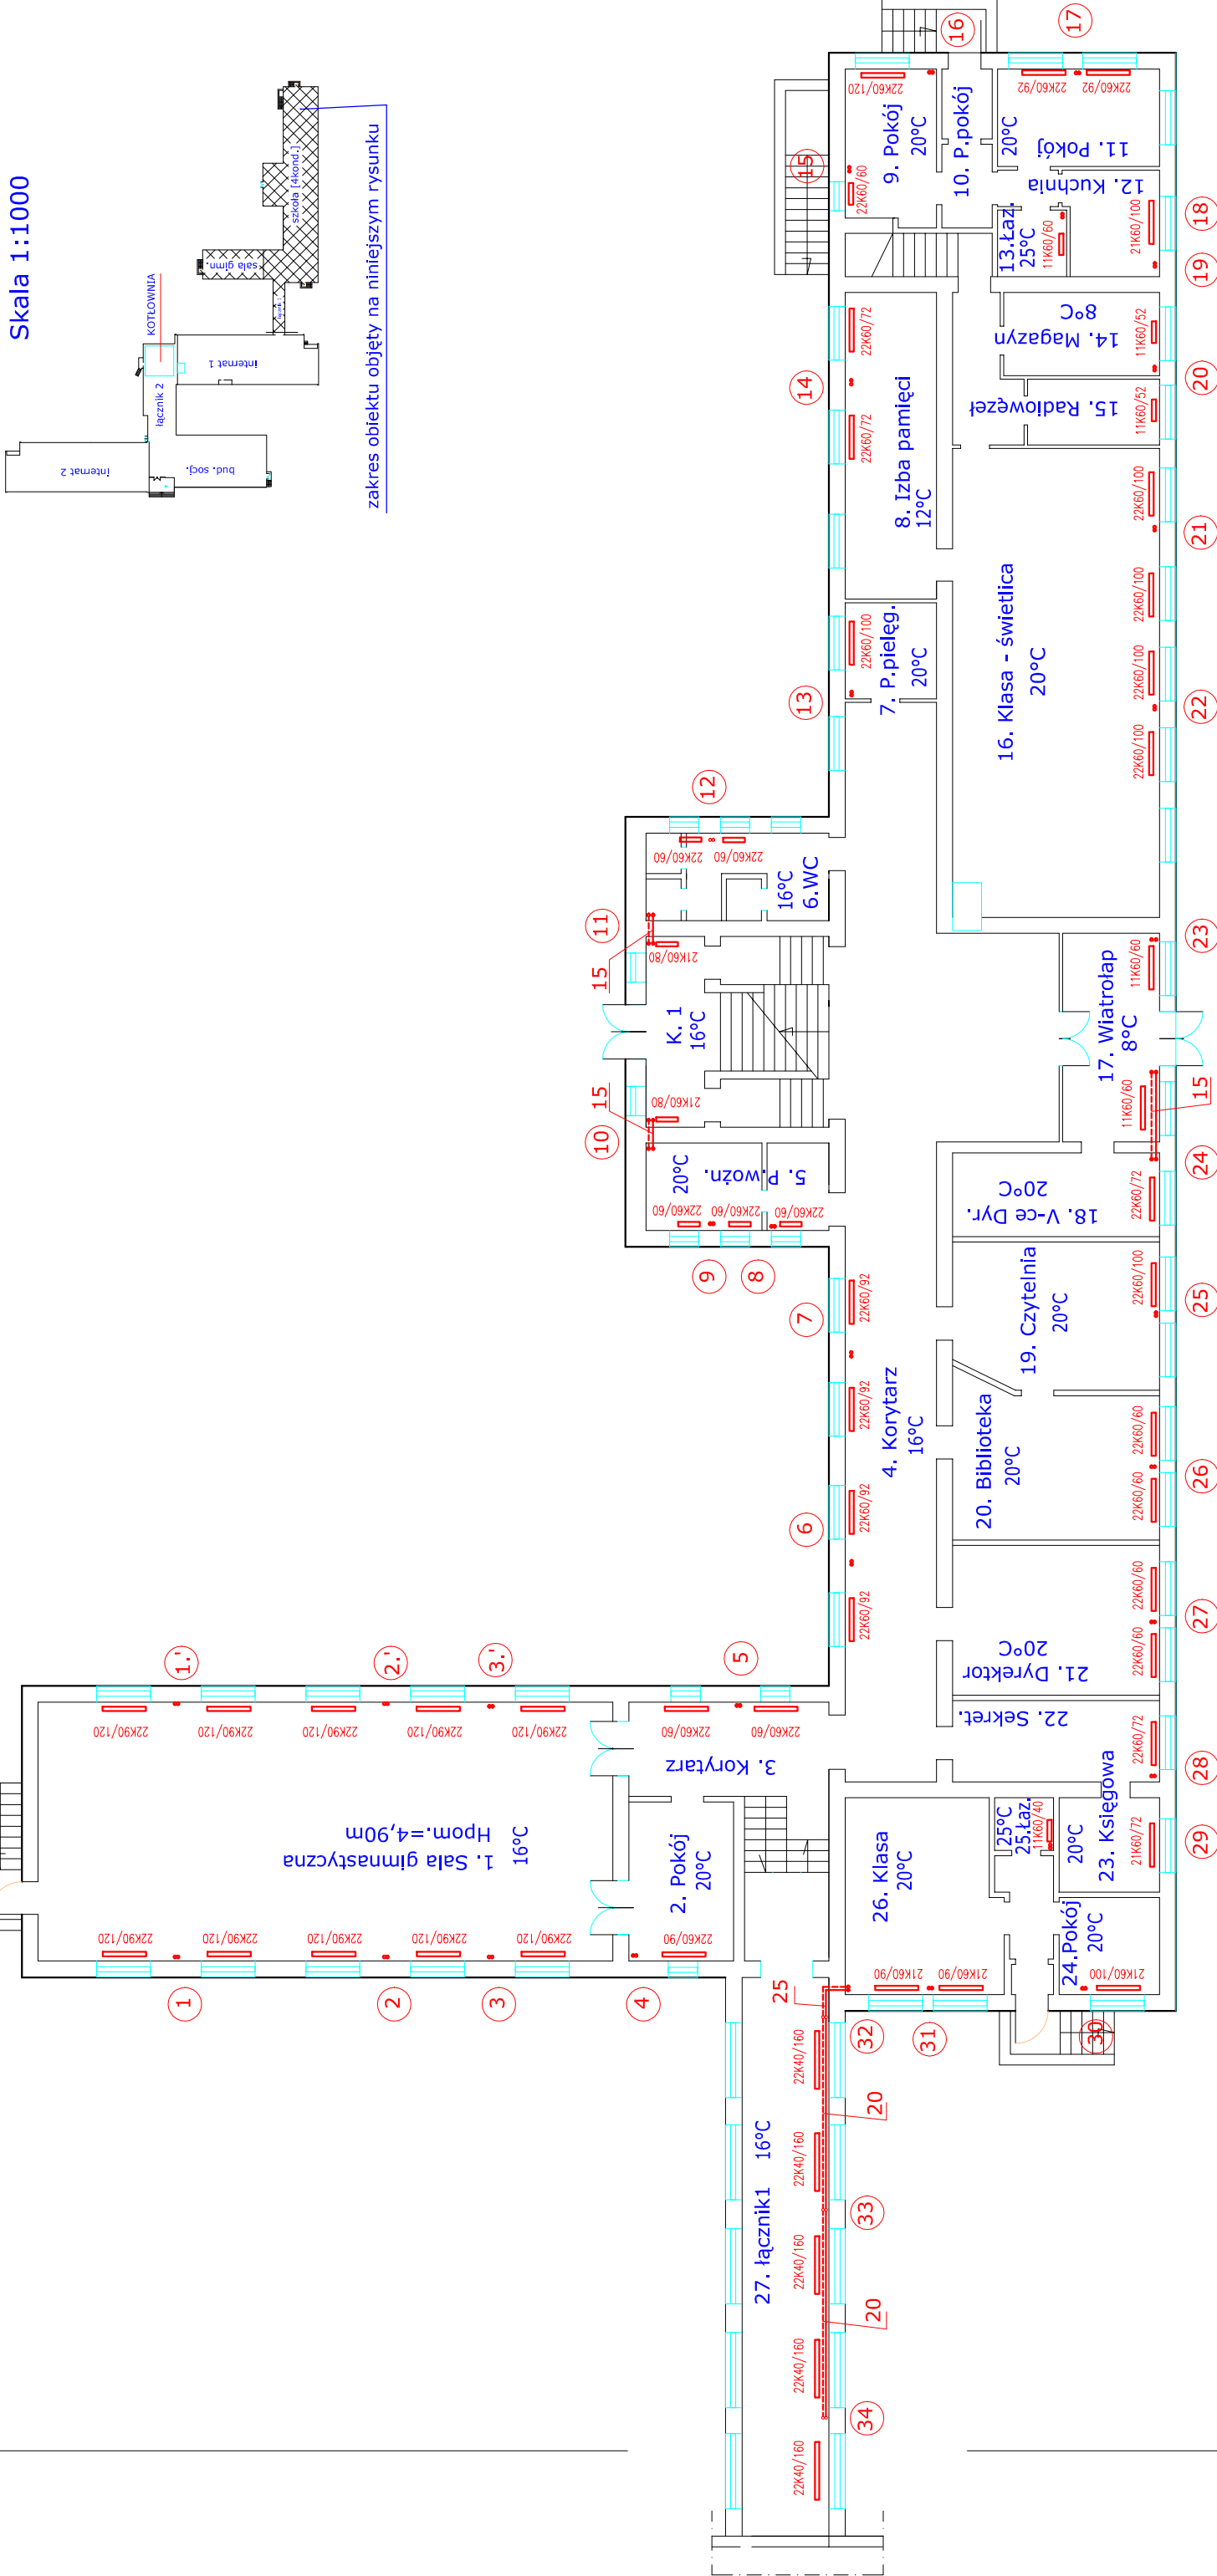

OZNACZENIE (patrz rozwinięcie instalacji):

4 nr pomieszczenia

4 charakterystyka grzejnika

5 wielkość nastawy zaworu

22K60/92 zawór RTD-N + głowica RTD5120

1511 zawór powrotny RLV

obliczenia moc grzejnika nieopisane gałkami grzejnik...dn15

OZNACZENIE:

dn 15=100 (Rury stal. wg. PN-74/H-74200)

20 - grzejnik płytowy

22K90/180 typ: wys.90cm; dt.180cm

Jedn. Projekt.	INS-PROJEKT Zaremba Edward
Inwestor	96-100 Skierwice ul. Mszczonowska 39/63 tel. 0-46 833 65 48
Temat oprac.	Zarząd Powiatu Rawskiego w Rawie Mazowieckiej Rawa Mazowiecka, Plac Wolności 1
Adres obiektu	P.B. instalacji centralnego ogrzewania 80/60° Biała Rawska ul. 15 Grudnia 18
Temat rysunku	Rzut parteru instalacja centr.ogrzew. Szkoła; sala gimn. i łącznik1_pion 1-34
Projektant:	Skala
techn. Edward Zaremba	data oprac.
upr.bud. nr 18/86 Sk-ce	05.2008
	podpis
	Nr rys.
	1:175
	S-3